
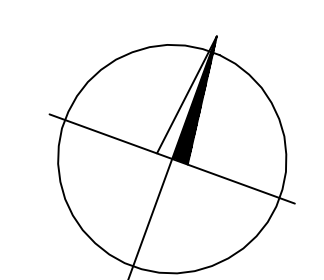
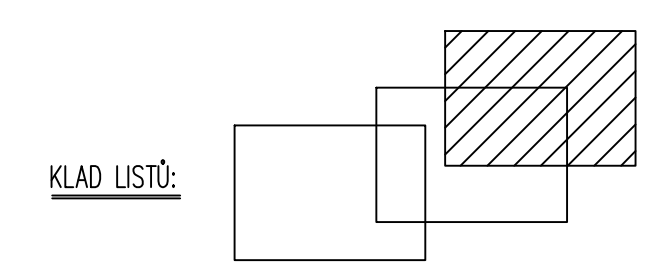


DOUBEK
KANALIZACE A ČOV
PŘÍPOJNÉ KANALIZAČNÍ ŘÁDY
STAVEBNÍ SITUACE č. 3
M 1:500

STAVBAŘI SÍTĚ

[Symbol]	STAVBAŘI SÍTĚ
[Symbol]	STAVBAŘI SÍTĚ
[Symbol]	STAVBAŘI SÍTĚ
[Symbol]	STAVBAŘI SÍTĚ
[Symbol]	STAVBAŘI SÍTĚ
[Symbol]	STAVBAŘI SÍTĚ

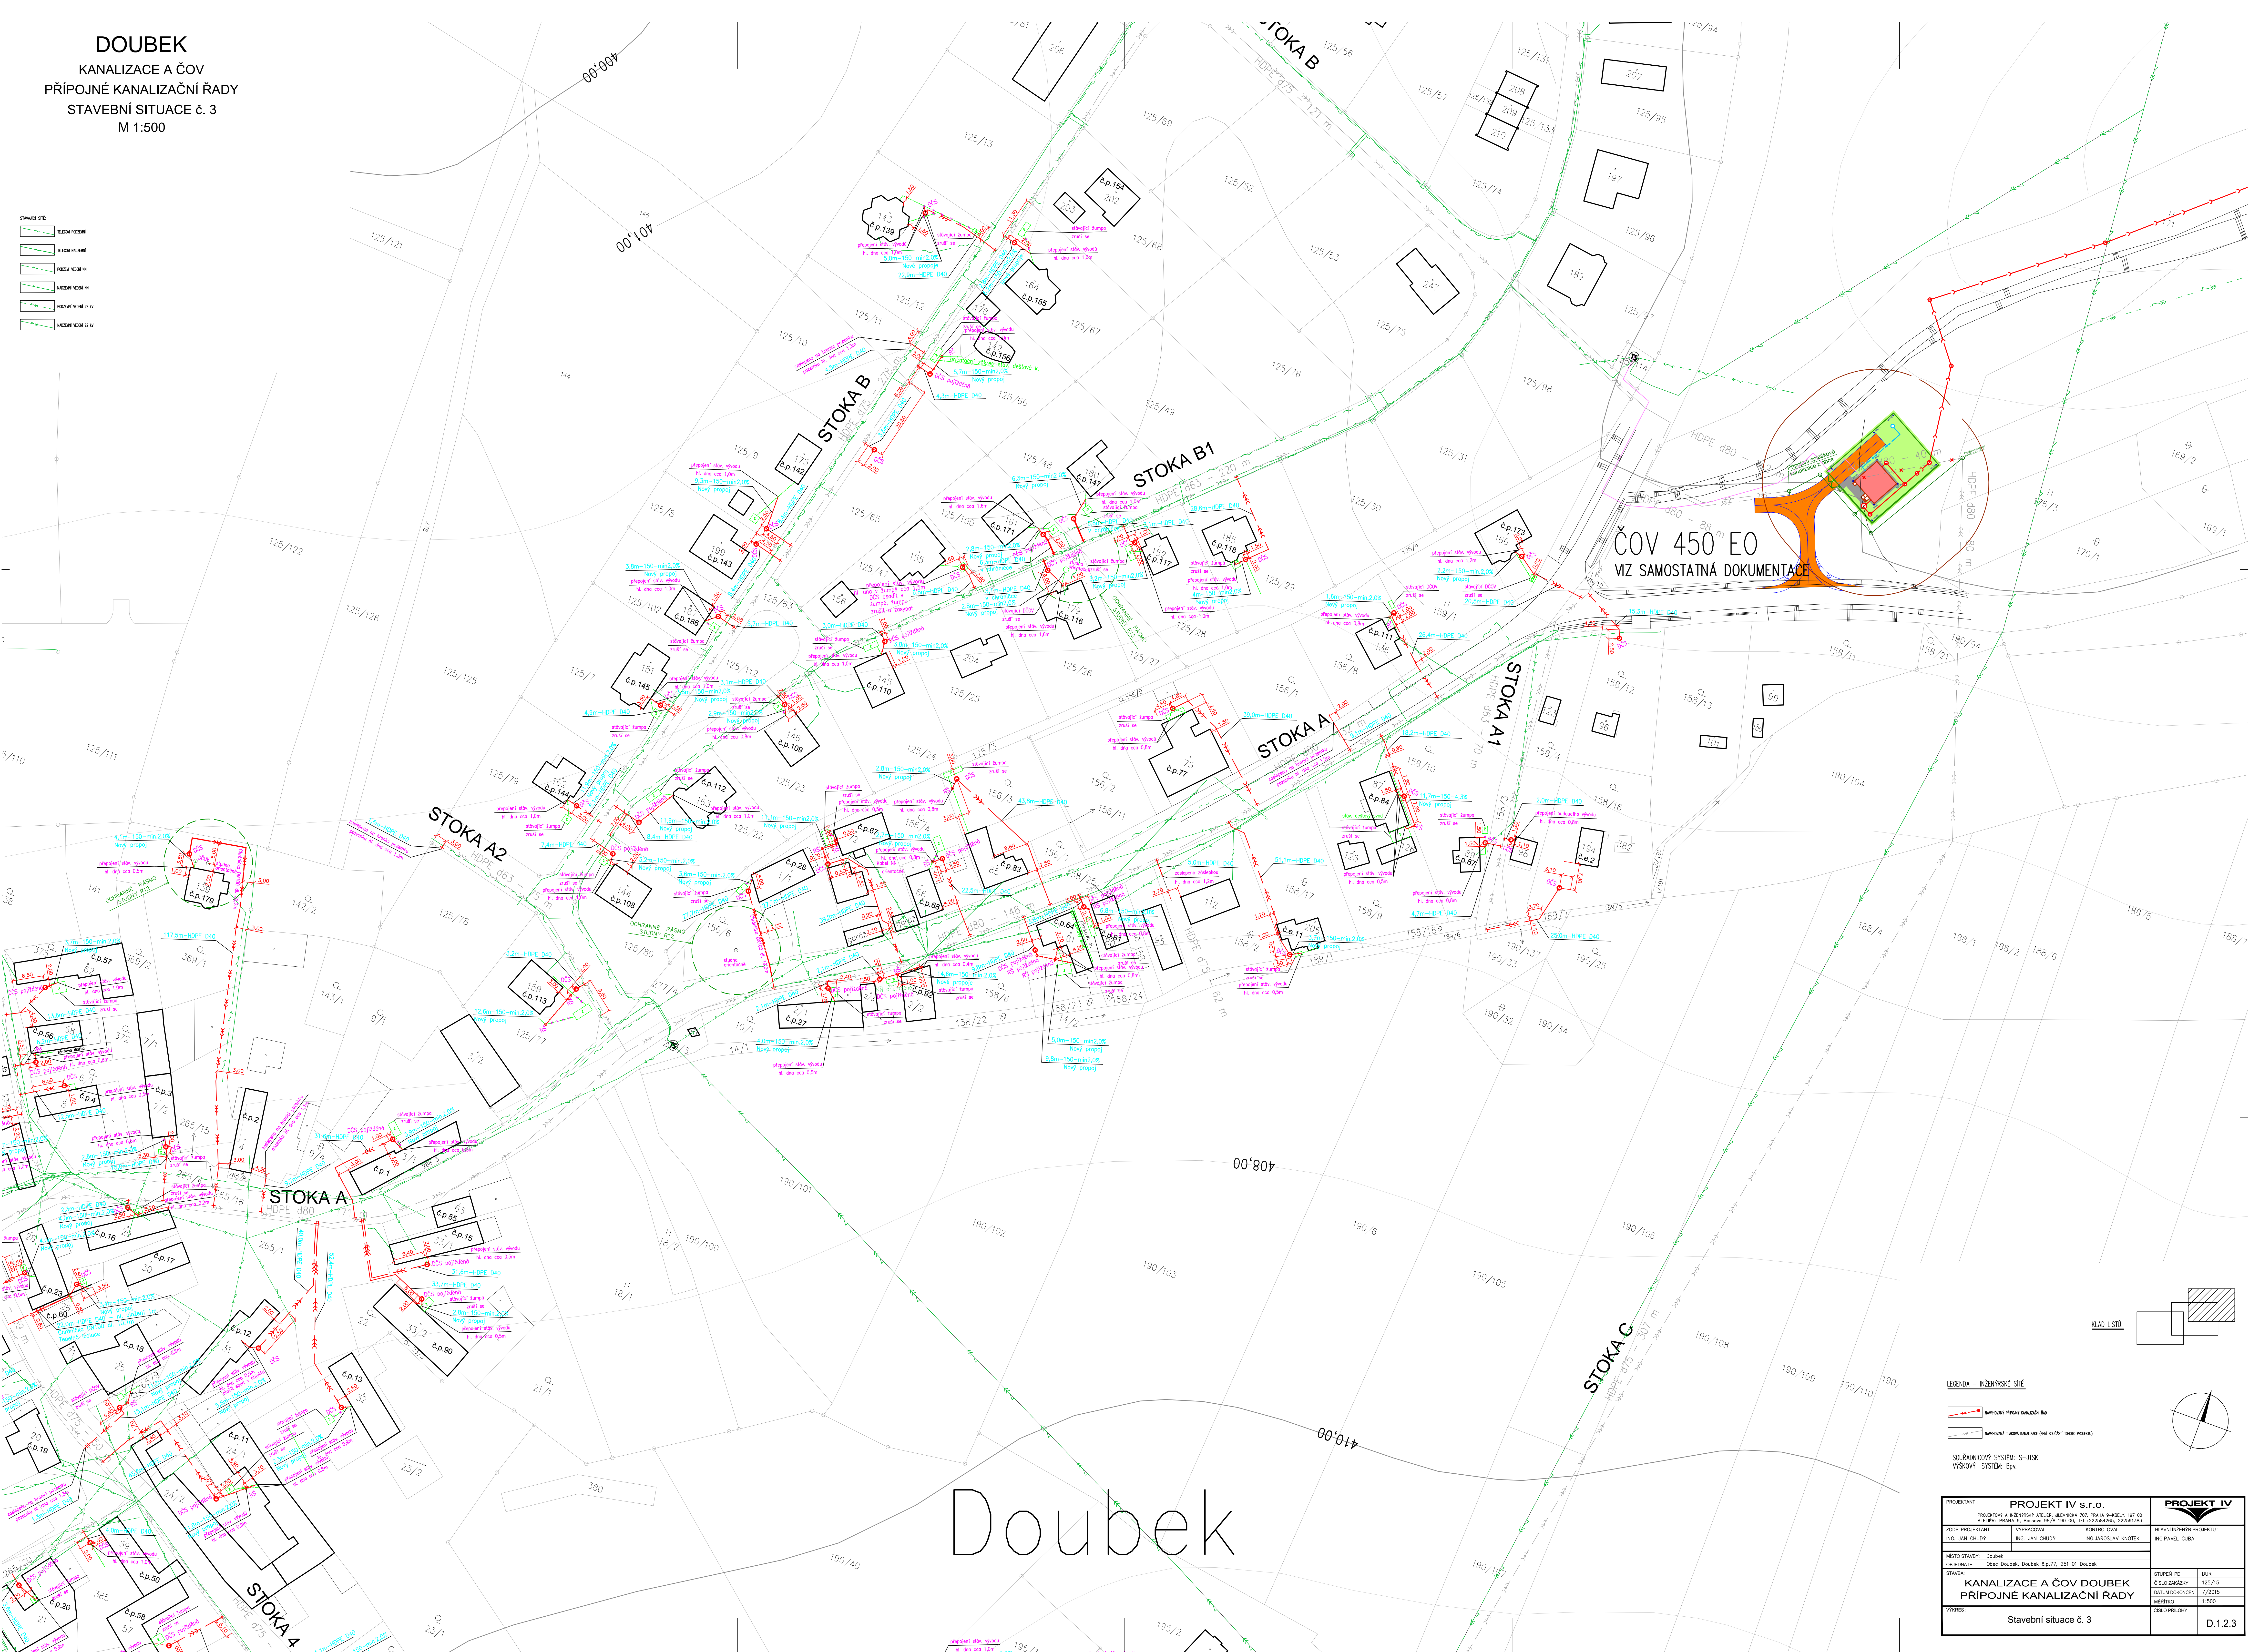

- LEGENDA – INŽENÝRSKÉ SÍTĚ
- [Symbol] STAVBAŘI SÍTĚ
 - [Symbol] STAVBAŘI SÍTĚ
- SOUŘADNOVÝ SYSTÉM: S-JTSK
VÝŠKOVÝ SYSTÉM: Bp

PROJEKTANT: PROJEKT IV s.r.o. PROJEKTIVNÍ A INŽENÝRSKÝ ÚSTAV, BŘANOVSKÁ 101, PRAHA 4-KŘEČE, 197 00 KONTAKT: PRAHA 4, BŘANOVSKÁ 101/100, TEL: 222248853, 222219362	PROJEKT IV KONTROLOVAL: ING. JAN CHUDÝ	HLAVNÍ INŽENÝR PROJEKTU: ING. PAVEL ČUBA
ZODP. PROJEKTANT: ING. JAN CHUDÝ	VYPRACOVAVŠÍ: ING. JAN CHUDÝ	PROJEKT IV ING. JAROSLAV KNOTEK
MÍSTO STAVBY: Doubeček OBLASTNÍ ÚŘAD: Obec Doubeček, Doubeček č.p.71, 251 01 Doubeček	STAVBAŘI SÍTĚ ČÍSLO ZAKÁZKY: 125/715 DATUM DOKONČENÍ: 7/2015 MĚŘÍTKO: 1:500	PROJEKT IV ING. PAVEL ČUBA
KONSTRUKČNÍ NÁZEV: KANALIZACE A ČOV DOUBEČEK PŘÍPOJNÉ KANALIZAČNÍ ŘÁDY		STAVBAŘI SÍTĚ D.1.2.3
STAVEBNÍ SITUACE č. 3		