


Doubek


STAVBA SÍTĚ:

	SEKCE PŘÍPOJNÉ
	SEKCE HLAVNÍ
	SEKCE VEŘEJNÁ
	SEKCE VEŘEJNÁ II
	SEKCE VEŘEJNÁ III

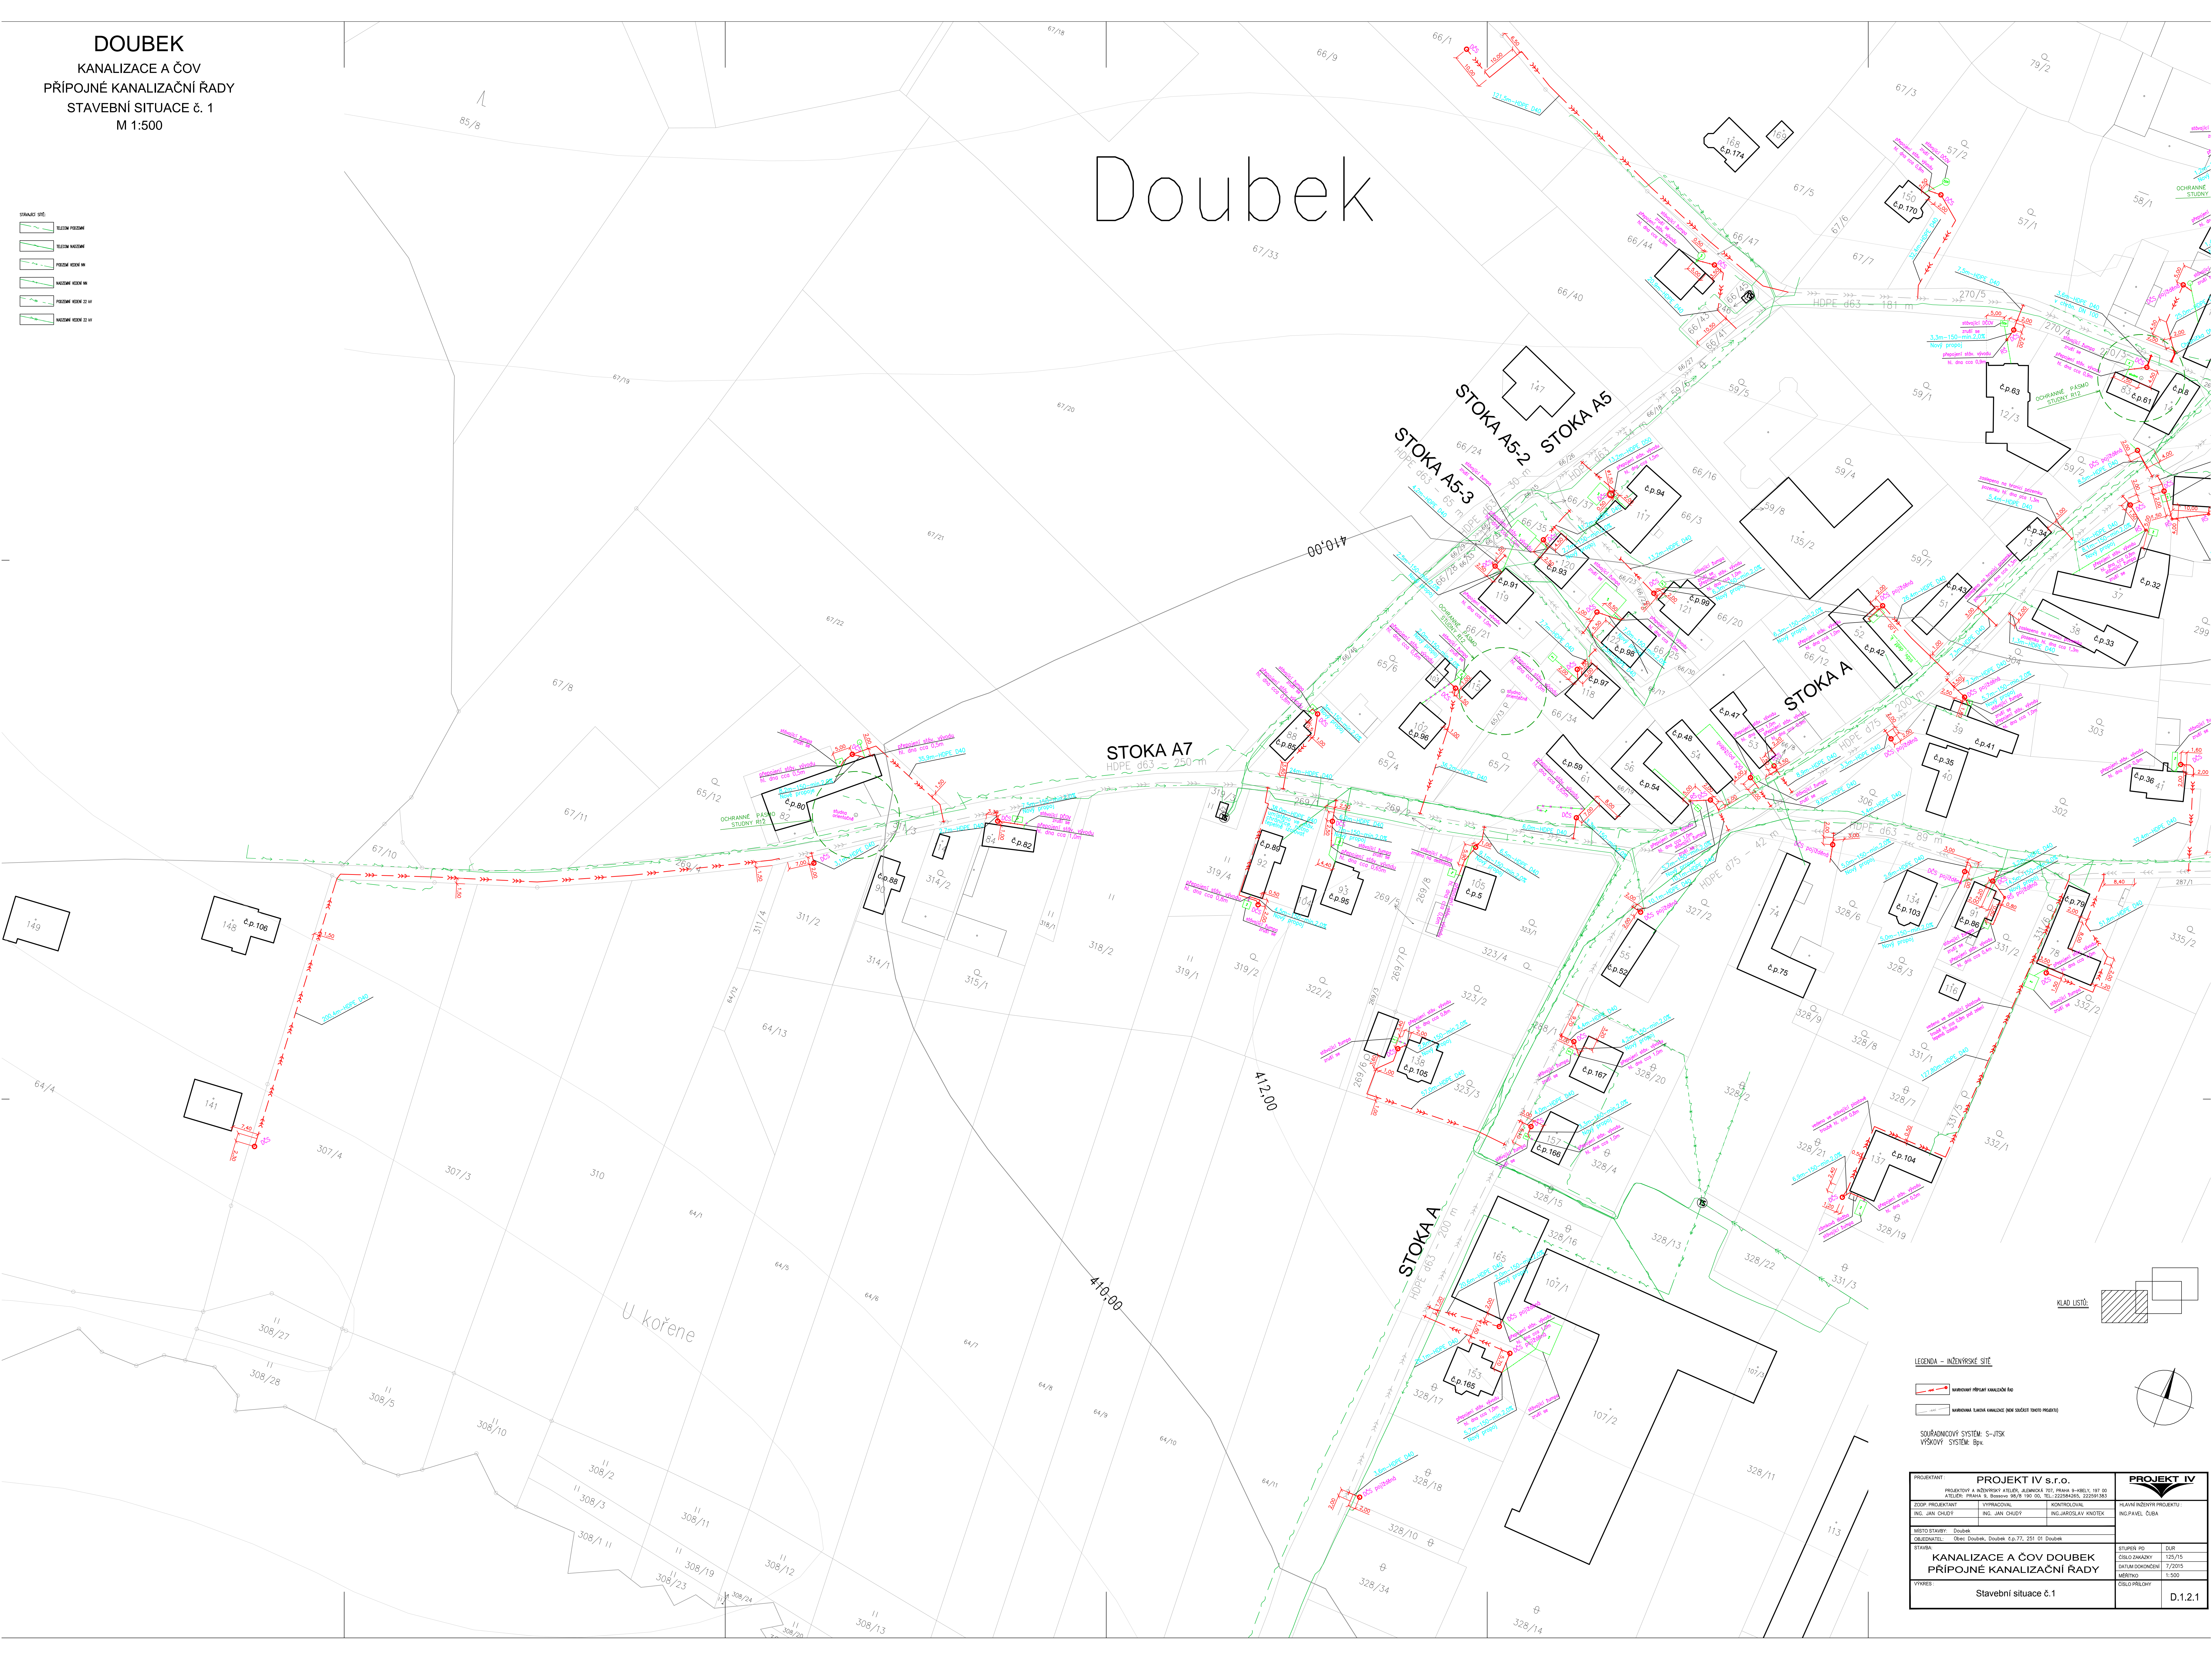

LEGENDA – INŽENÝRSKÉ SÍTĚ

- VYPRACOVANÉ PŘÍPOJNÉ KANALIZAČNÍ ŘADY
 - VYPRACOVANÉ HLAVNÍ KANALIZAČNÍ ŘADY
 - VYPRACOVANÉ VEŘEJNÉ KANALIZAČNÍ ŘADY
- SOUBRAZNOVÝ SYSTÉM: S–JISK
VÝŠKOVÝ SYSTÉM: Bp.

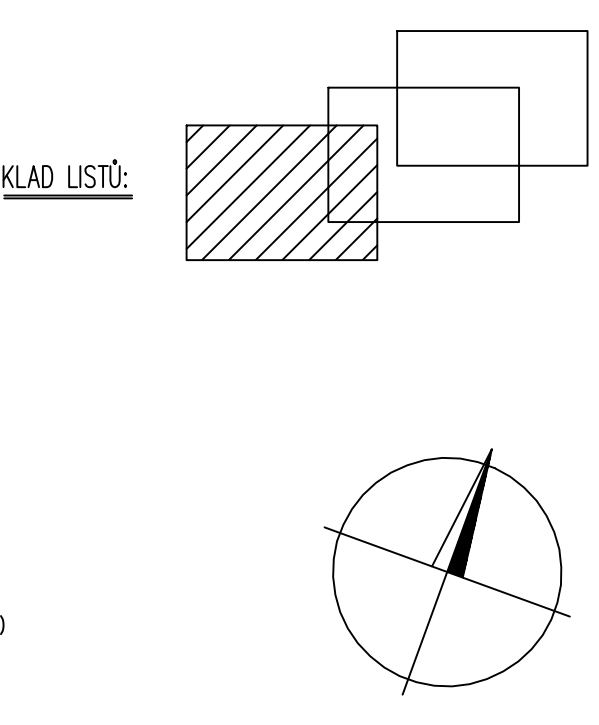

PROJEKTANT: PROJEKT IV s.r.o.	PROJEKT IV s.r.o.	PROJEKT IV s.r.o.
ZOUP. PROJEKTANT: ING. JAN CHUDÝ	VYPRACOVAVATEL: ING. JAN CHUDÝ	KONTROLOVATEL: ING. JAROSLAV KNOTEK
MÍSTO STAVBY: Doubek		
OBJEKTOVÝ ÚČEL: Obec Doubek, Doubek č.p.71, 251 01 Doubek		
STAVBA: KANALIZACE A ČOV DOUBEK PŘÍPOJNÉ KANALIZAČNÍ ŘADY		
STAVBA: Bp.	STAVBA: Bp.	STAVBA: Bp.
ČÍSLO ZÁKAZY: 125/15	ČÍSLO ZÁKAZY: 125/15	ČÍSLO ZÁKAZY: 125/15
DATA DOKONČENÍ: 7/2015	DATA DOKONČENÍ: 7/2015	DATA DOKONČENÍ: 7/2015
MĚŘÍTKO: 1:500	MĚŘÍTKO: 1:500	MĚŘÍTKO: 1:500
STRAN: 1	STRAN: 1	STRAN: 1
Stavební situace č.1		D.1.2.1